



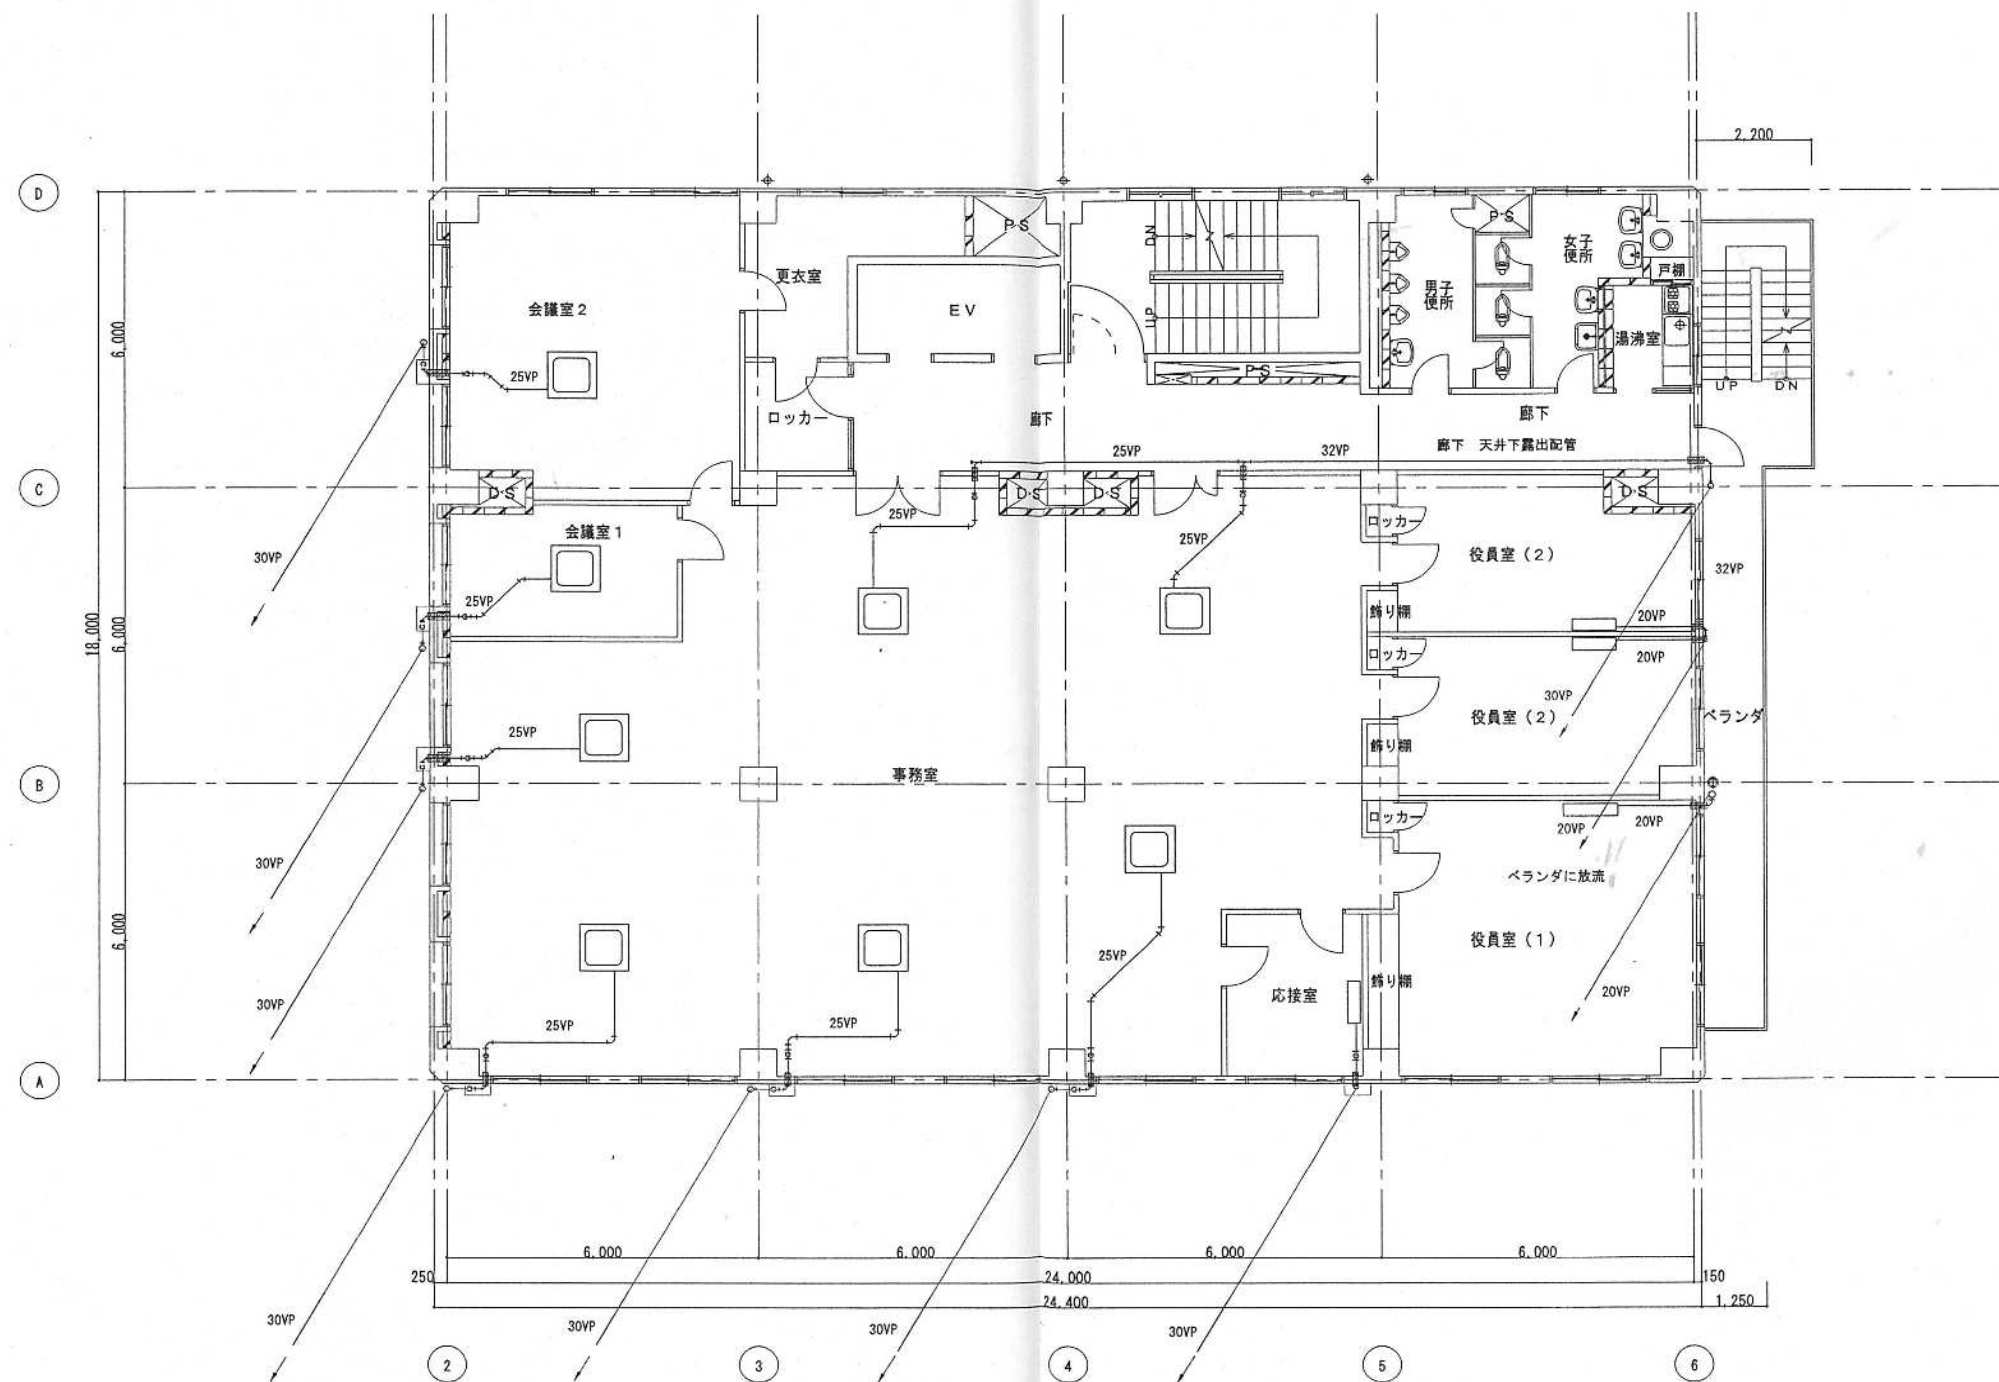


エアコン用冷媒管、ドレン管、電気配線は既設使用とする


工事番号	令和3年度 仙松修第1号		
工 事 名	宮城県道路公社本社空調設備修繕工事		
施工場所	仙台市青葉区上杉地内		
図 面 名	ドレン排水平面図		
縮 尺	NONE	位 置	
宮 城 県 道 路 公 社		図 番	2

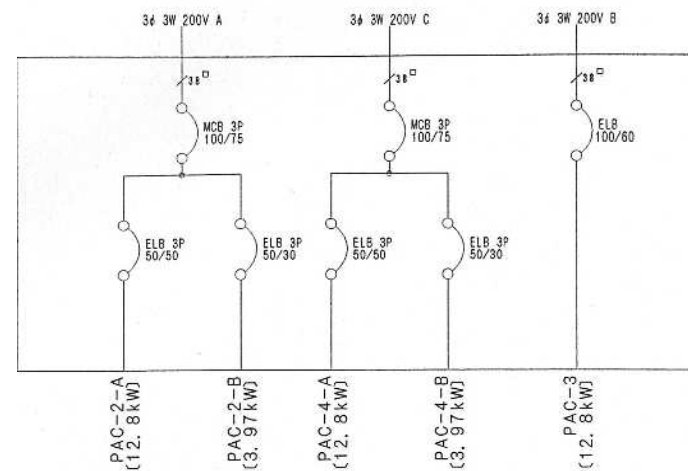


P-R (鋼板・防水型) 屋上設置

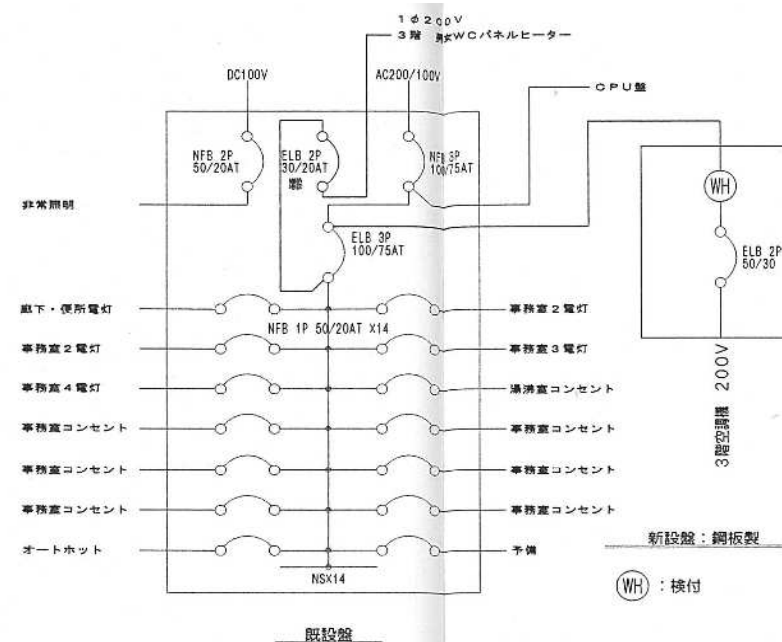


既存盤 L-3 改造

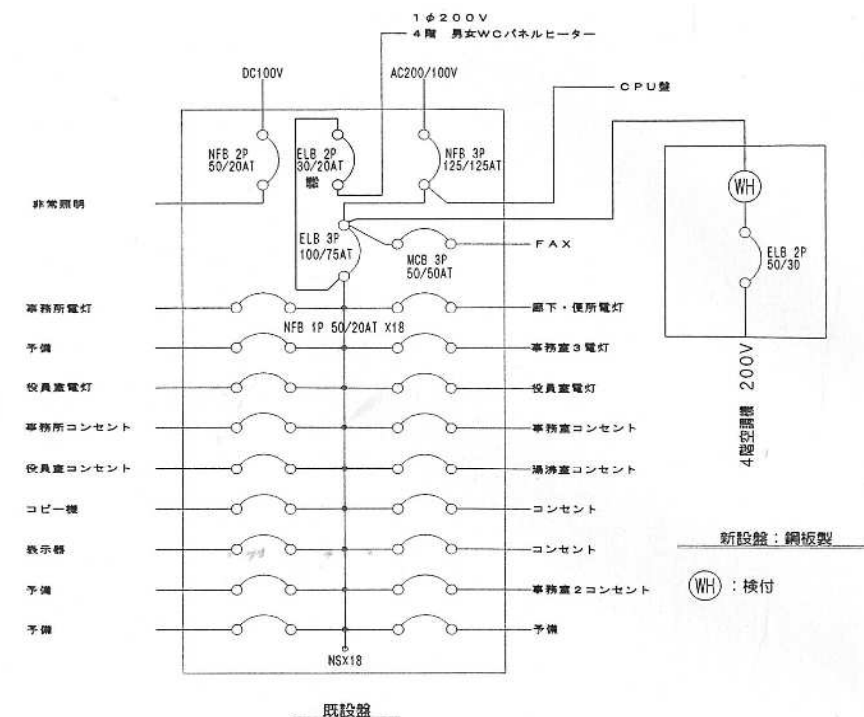


既存盤 L-4 改造

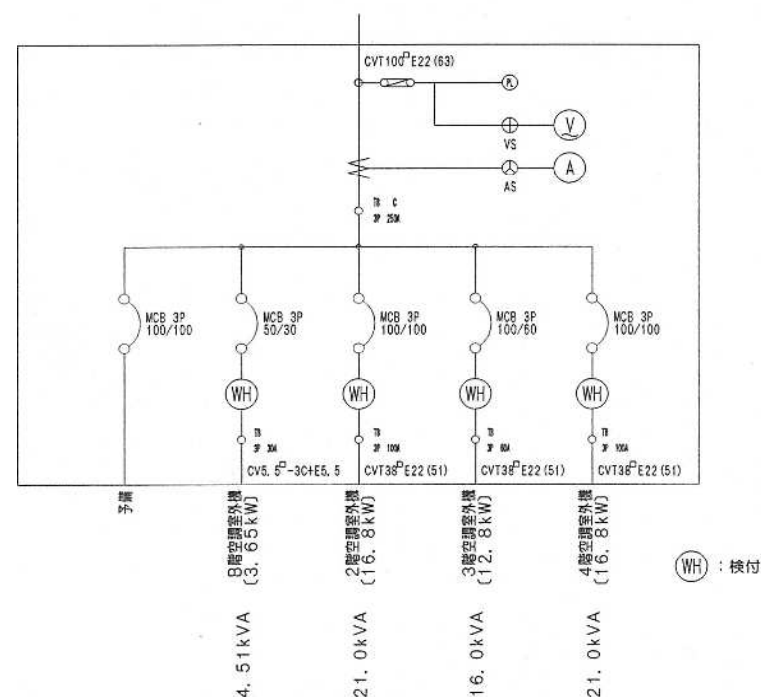

空調分岐盤 (鋼板製・壁掛型) 電気室内

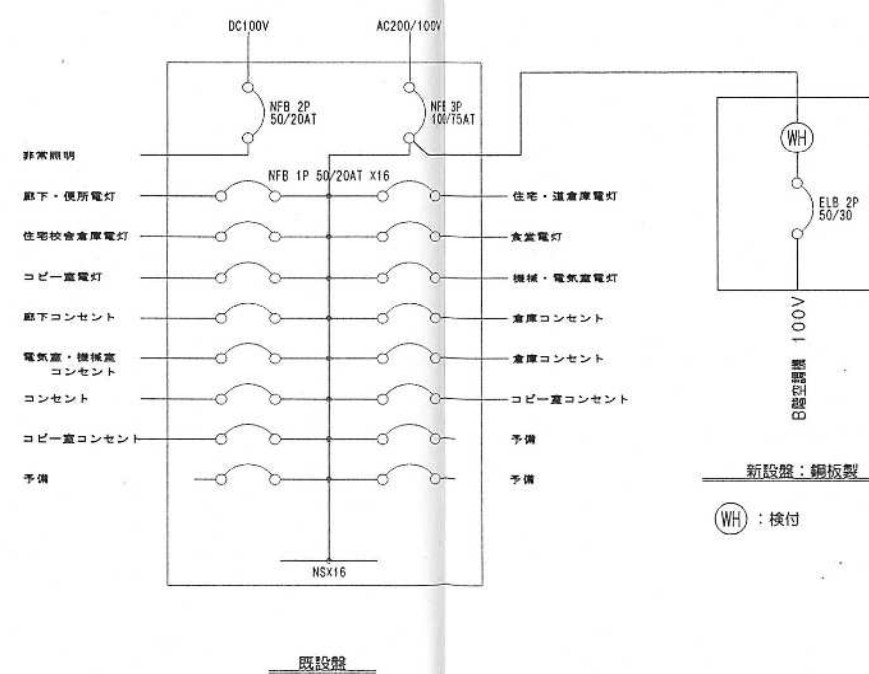


既存盤 L-B 改造

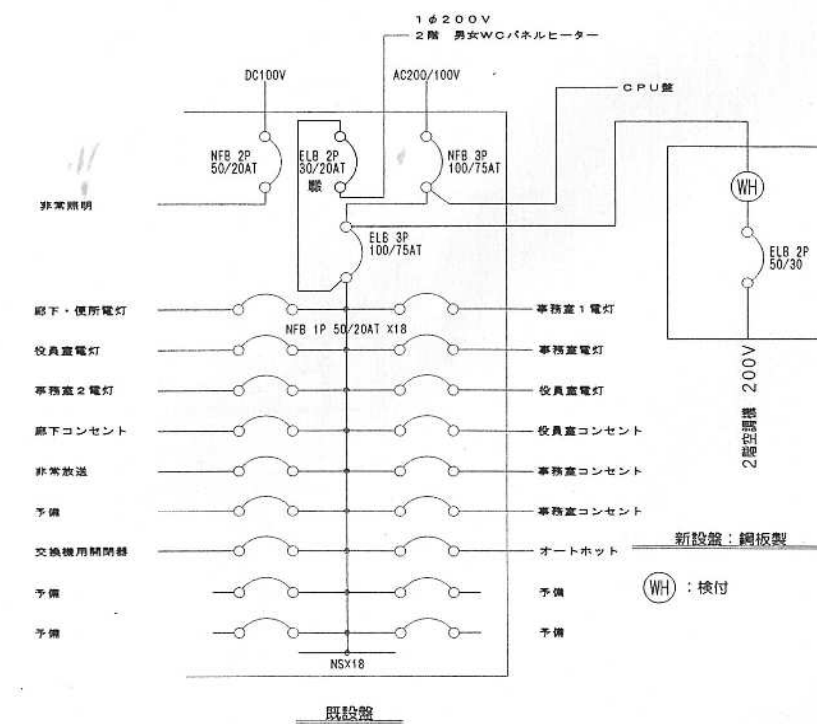

既存盤 L-2 改造



エアコン用冷媒管、ドレン管、電気配線は既設使用とする

工事番号	令和3年度 仙松修第1号		
工事名	宮城県道路公社本社空調設備修繕工事		
施工場所	仙台市青葉区上杉地内		
図面名			
縮尺	NONE	位置	
宮城県道路公社		図番	3

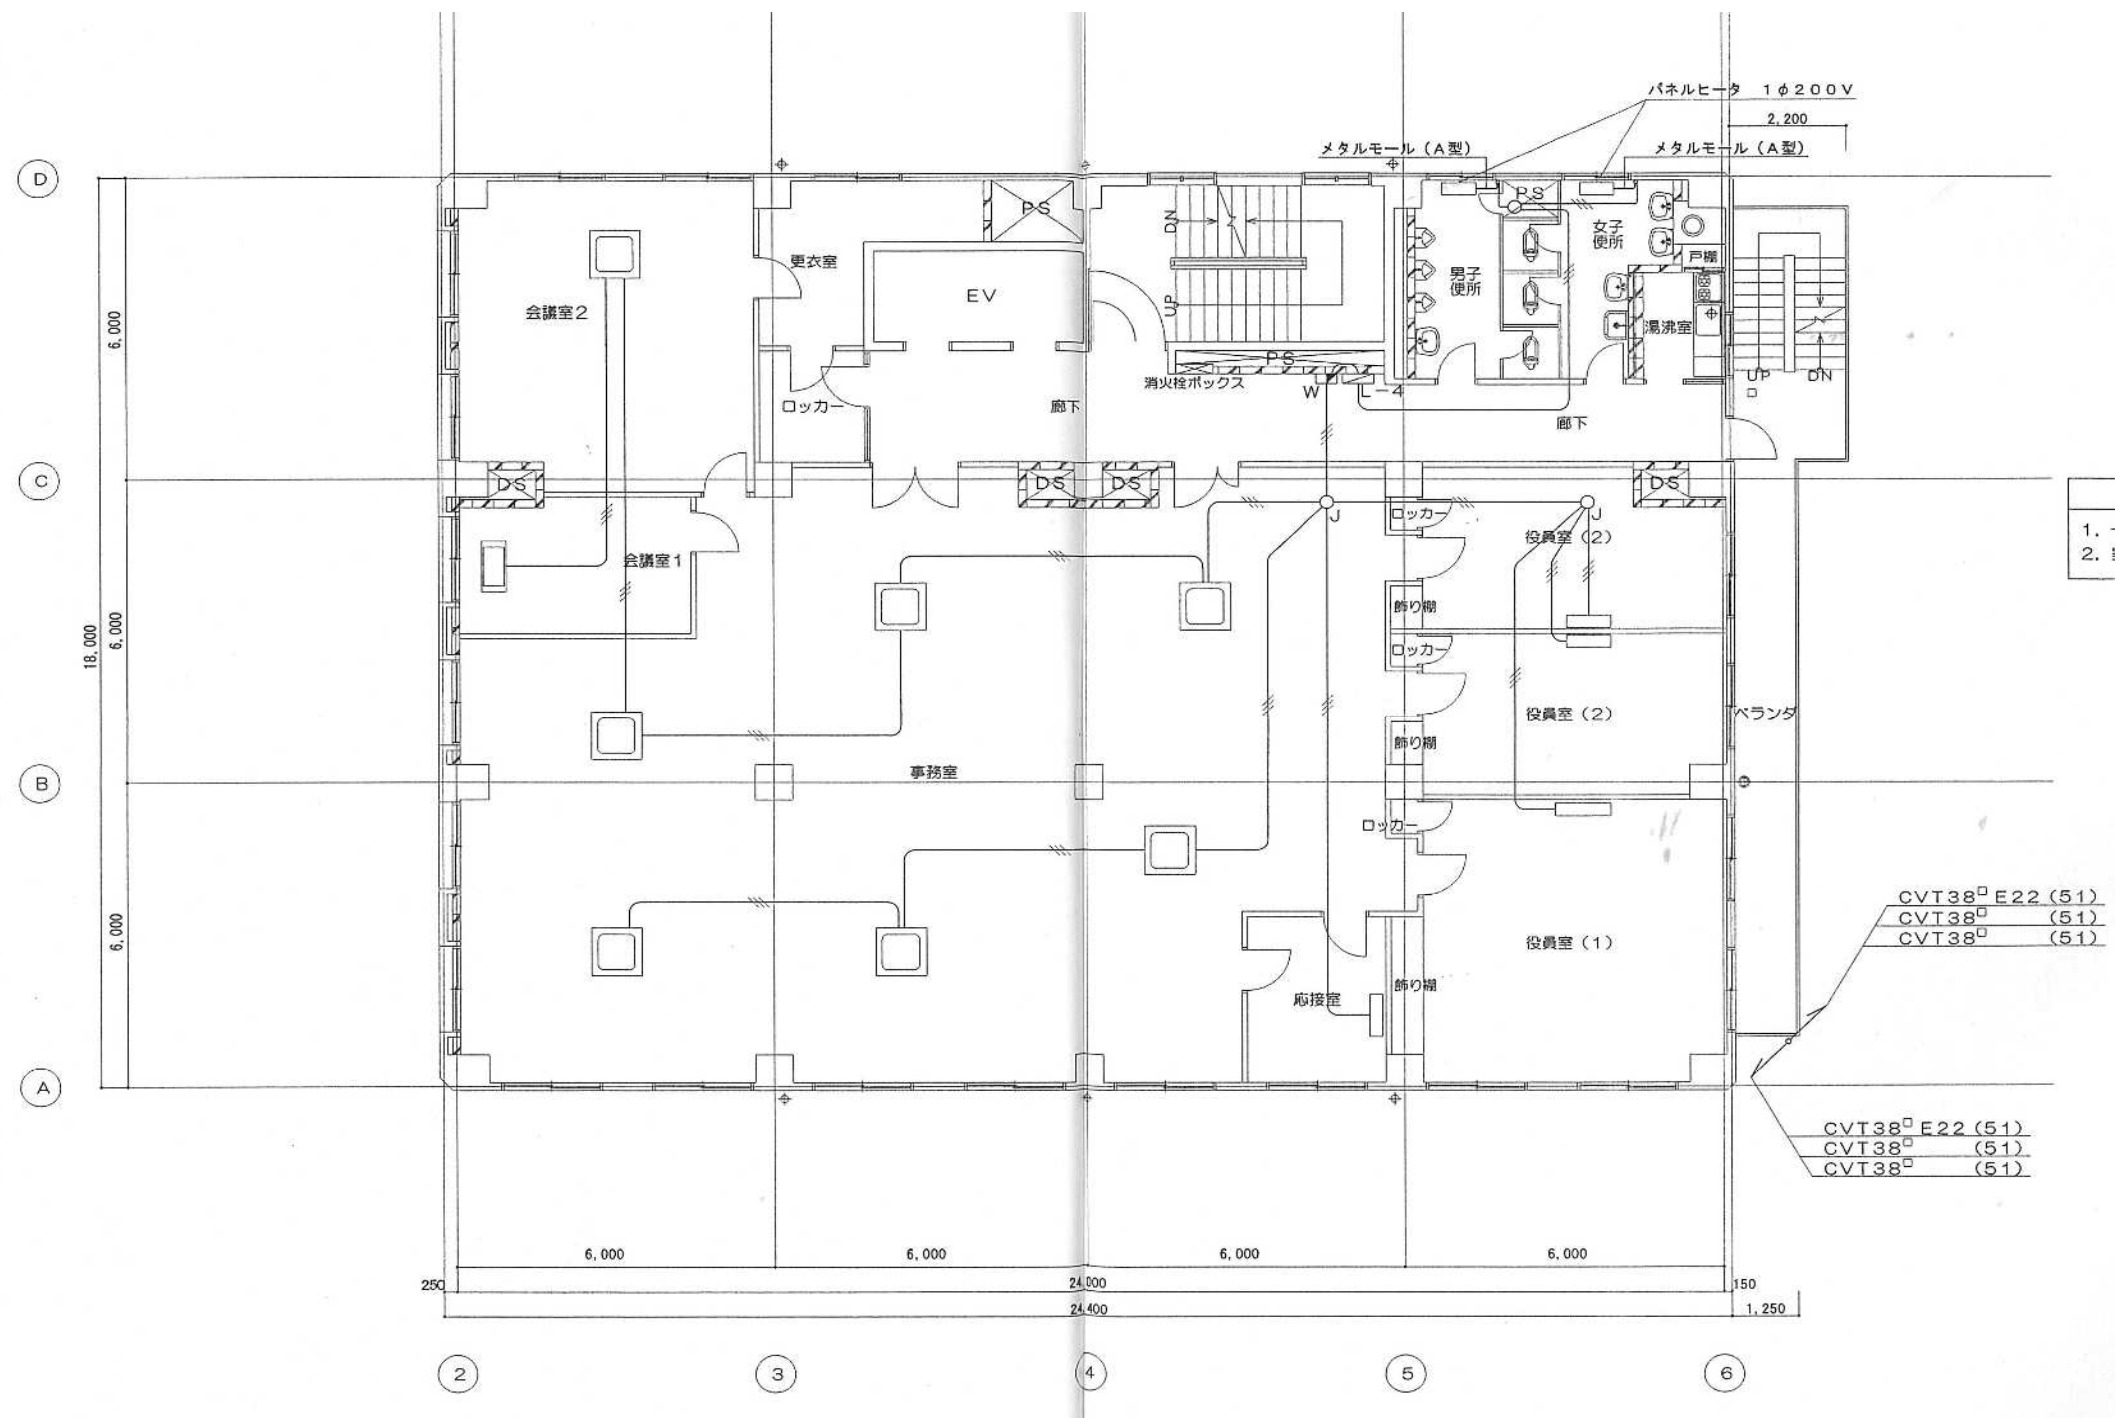

エアコン用冷媒管、ドレン管、電気配線は既設使用とする

工事番号	令和3年度 仙松修第1号		
工 事 名	宮城県道路公社本社空調設備修繕工事		
施工場所	仙台市青葉区上杉地内		
図 面 名	電気配線図		
縮 尺	NONE	位 置	
宮 城 県 道 路 公 社		図 番	4

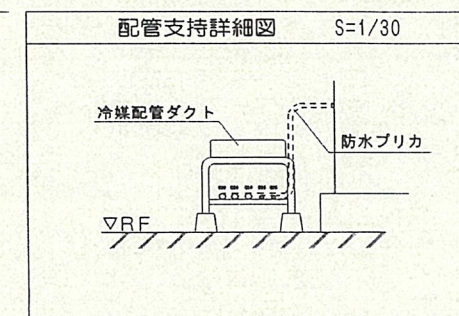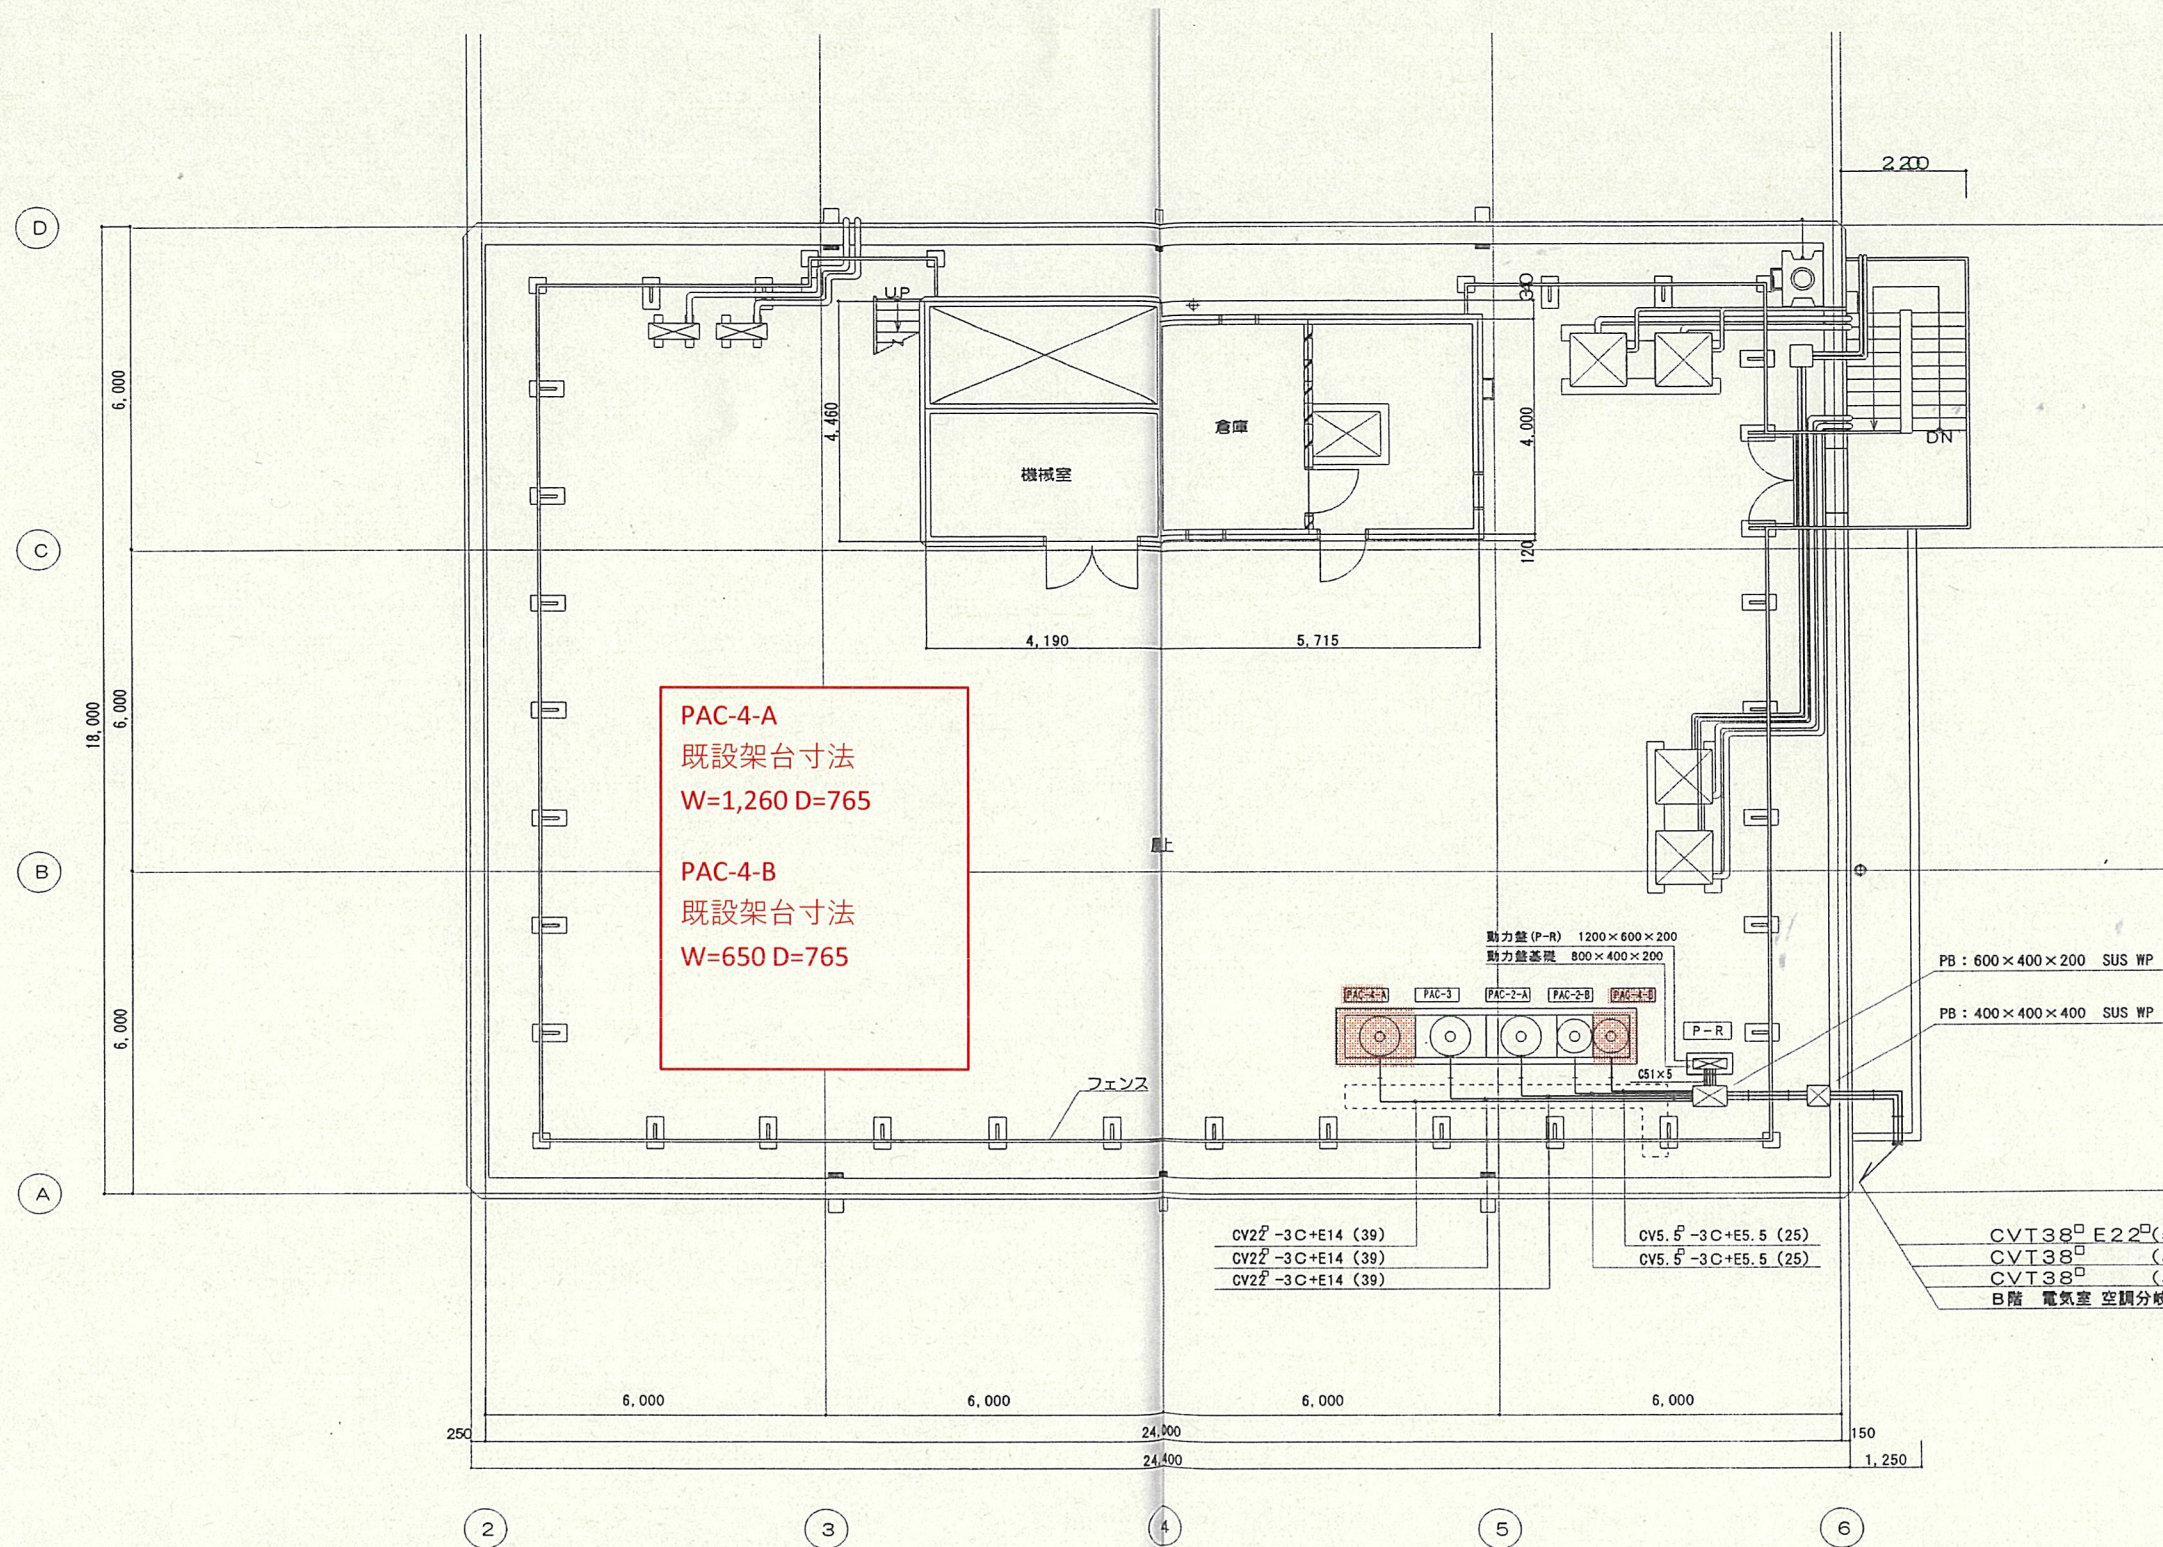


空調屋外機	容量	電線
PAC-2-A	3φ 3W 200V 12.8kW	CV22 [□] -3C+E14 (39)
PAC-2-B	3φ 3W 200V 3.97kW	CV5.5 [□] -3C+E5.5 (25)
PAC-3	3φ 3W 200V 12.8kW	CV22 [□] -3C+E14 (39)
PAC-4-A	3φ 3W 200V 12.8kW	CV22 [□] -3C+E14 (39)
PAC-4-B	3φ 3W 200V 3.97kW	CV5.5 [□] -3C+E5.5 (25)
計	46.34kW	

R階平面図 S=1/100

は更新対象を示す

エアコン用冷媒管、ドレン管、電気配線は既設使用とする


工事番号	令和3年度 仙松修第1号		
工事名	宮城県道路公社本社空調設備修繕工事		
施工場所	仙台市青葉区上杉地内		
図面名	屋上平面図		
縮尺	NONE	位置	
宮城県道路公社		図番	5

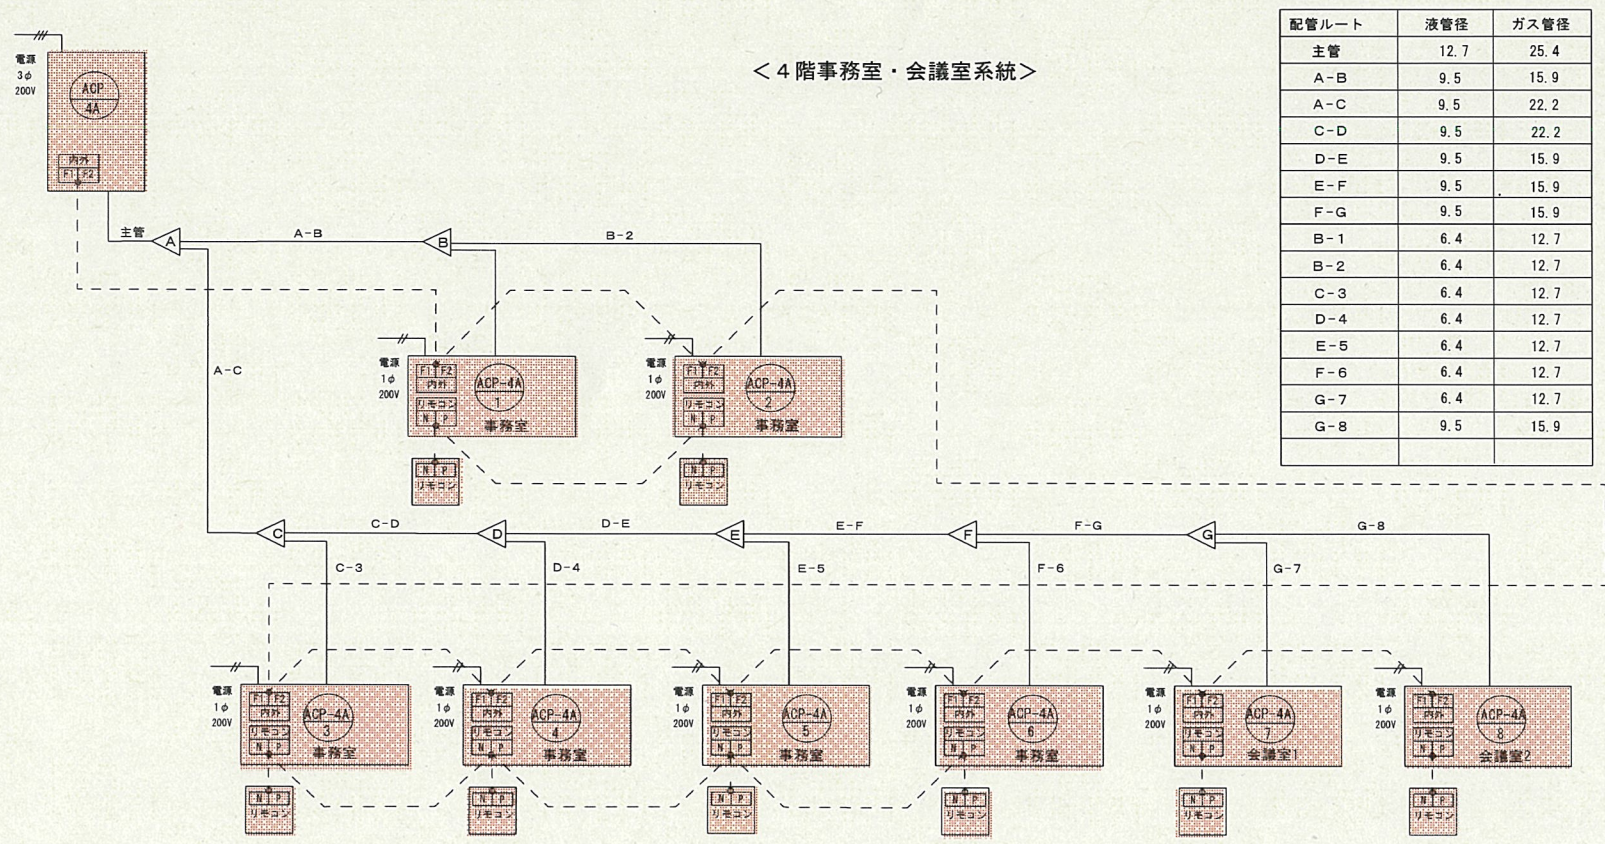

配管ルート	液管径	ガス管径
主管	12.7	25.4
A-B	9.5	15.9
A-C	9.5	22.2
C-D	9.5	22.2
D-E	9.5	15.9
E-F	9.5	15.9
F-G	9.5	15.9
B-1	6.4	12.7
B-2	6.4	12.7
C-3	6.4	12.7
D-4	6.4	12.7
E-5	6.4	12.7
F-6	6.4	12.7
G-7	6.4	12.7
G-8	9.5	15.9

は 更新対象を示す


エアコン用冷媒管、ドレン管、電気配線は既設使用とする

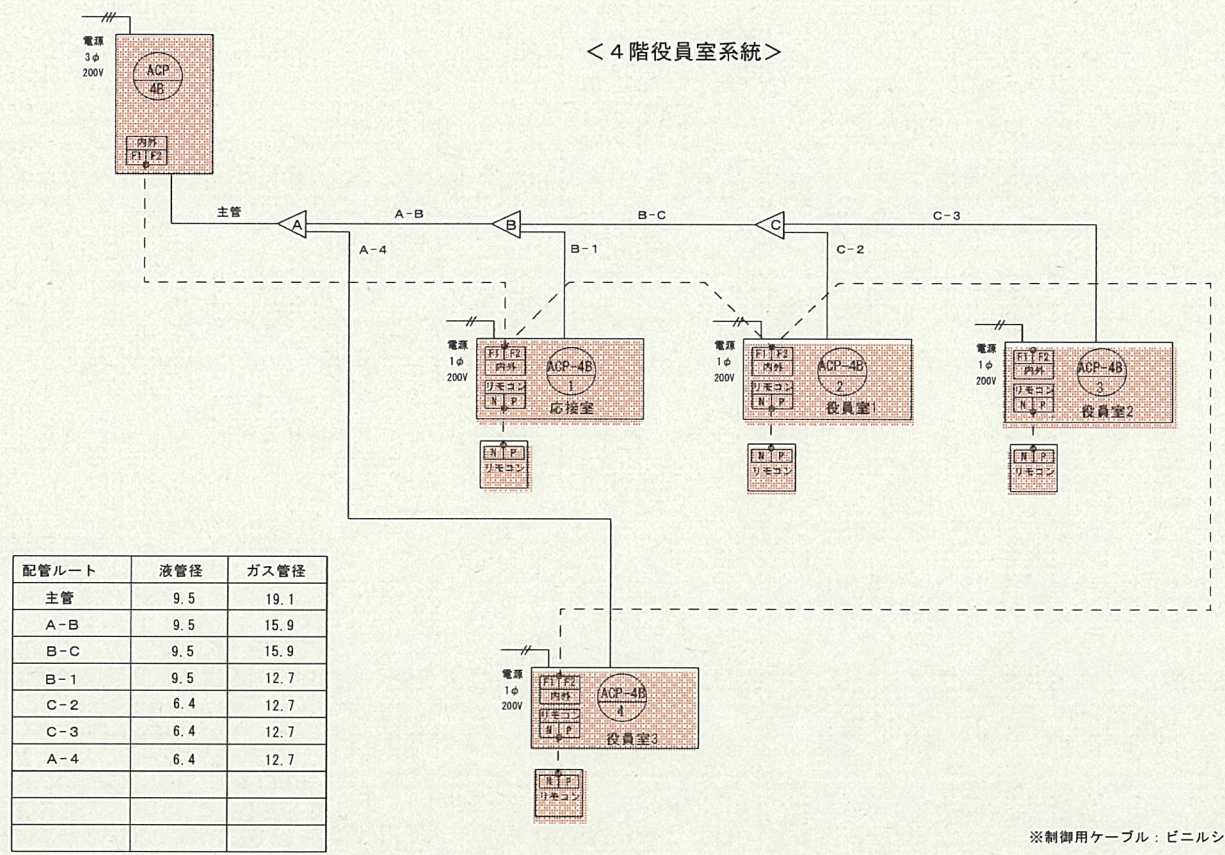

配管ルート	液管径	ガス管径
主管	9.5	19.1
A-B	9.5	15.9
B-C	9.5	15.9
B-1	9.5	12.7
C-2	6.4	12.7
C-3	6.4	12.7
A-4	6.4	12.7

※制御用ケーブル：ビニルシースケーブル CVV2 -2℃

工事番号	令和3年度 仙松修第1号		
工 事 名	宮城県道路公社本社空調設備修繕工事		
施工場所	仙台市青葉区上杉地内		
図 面 名	4階空調機系統図		
縮 尺	NONE	位 置	
宮 城 県 道 路 公 社		図 番	6

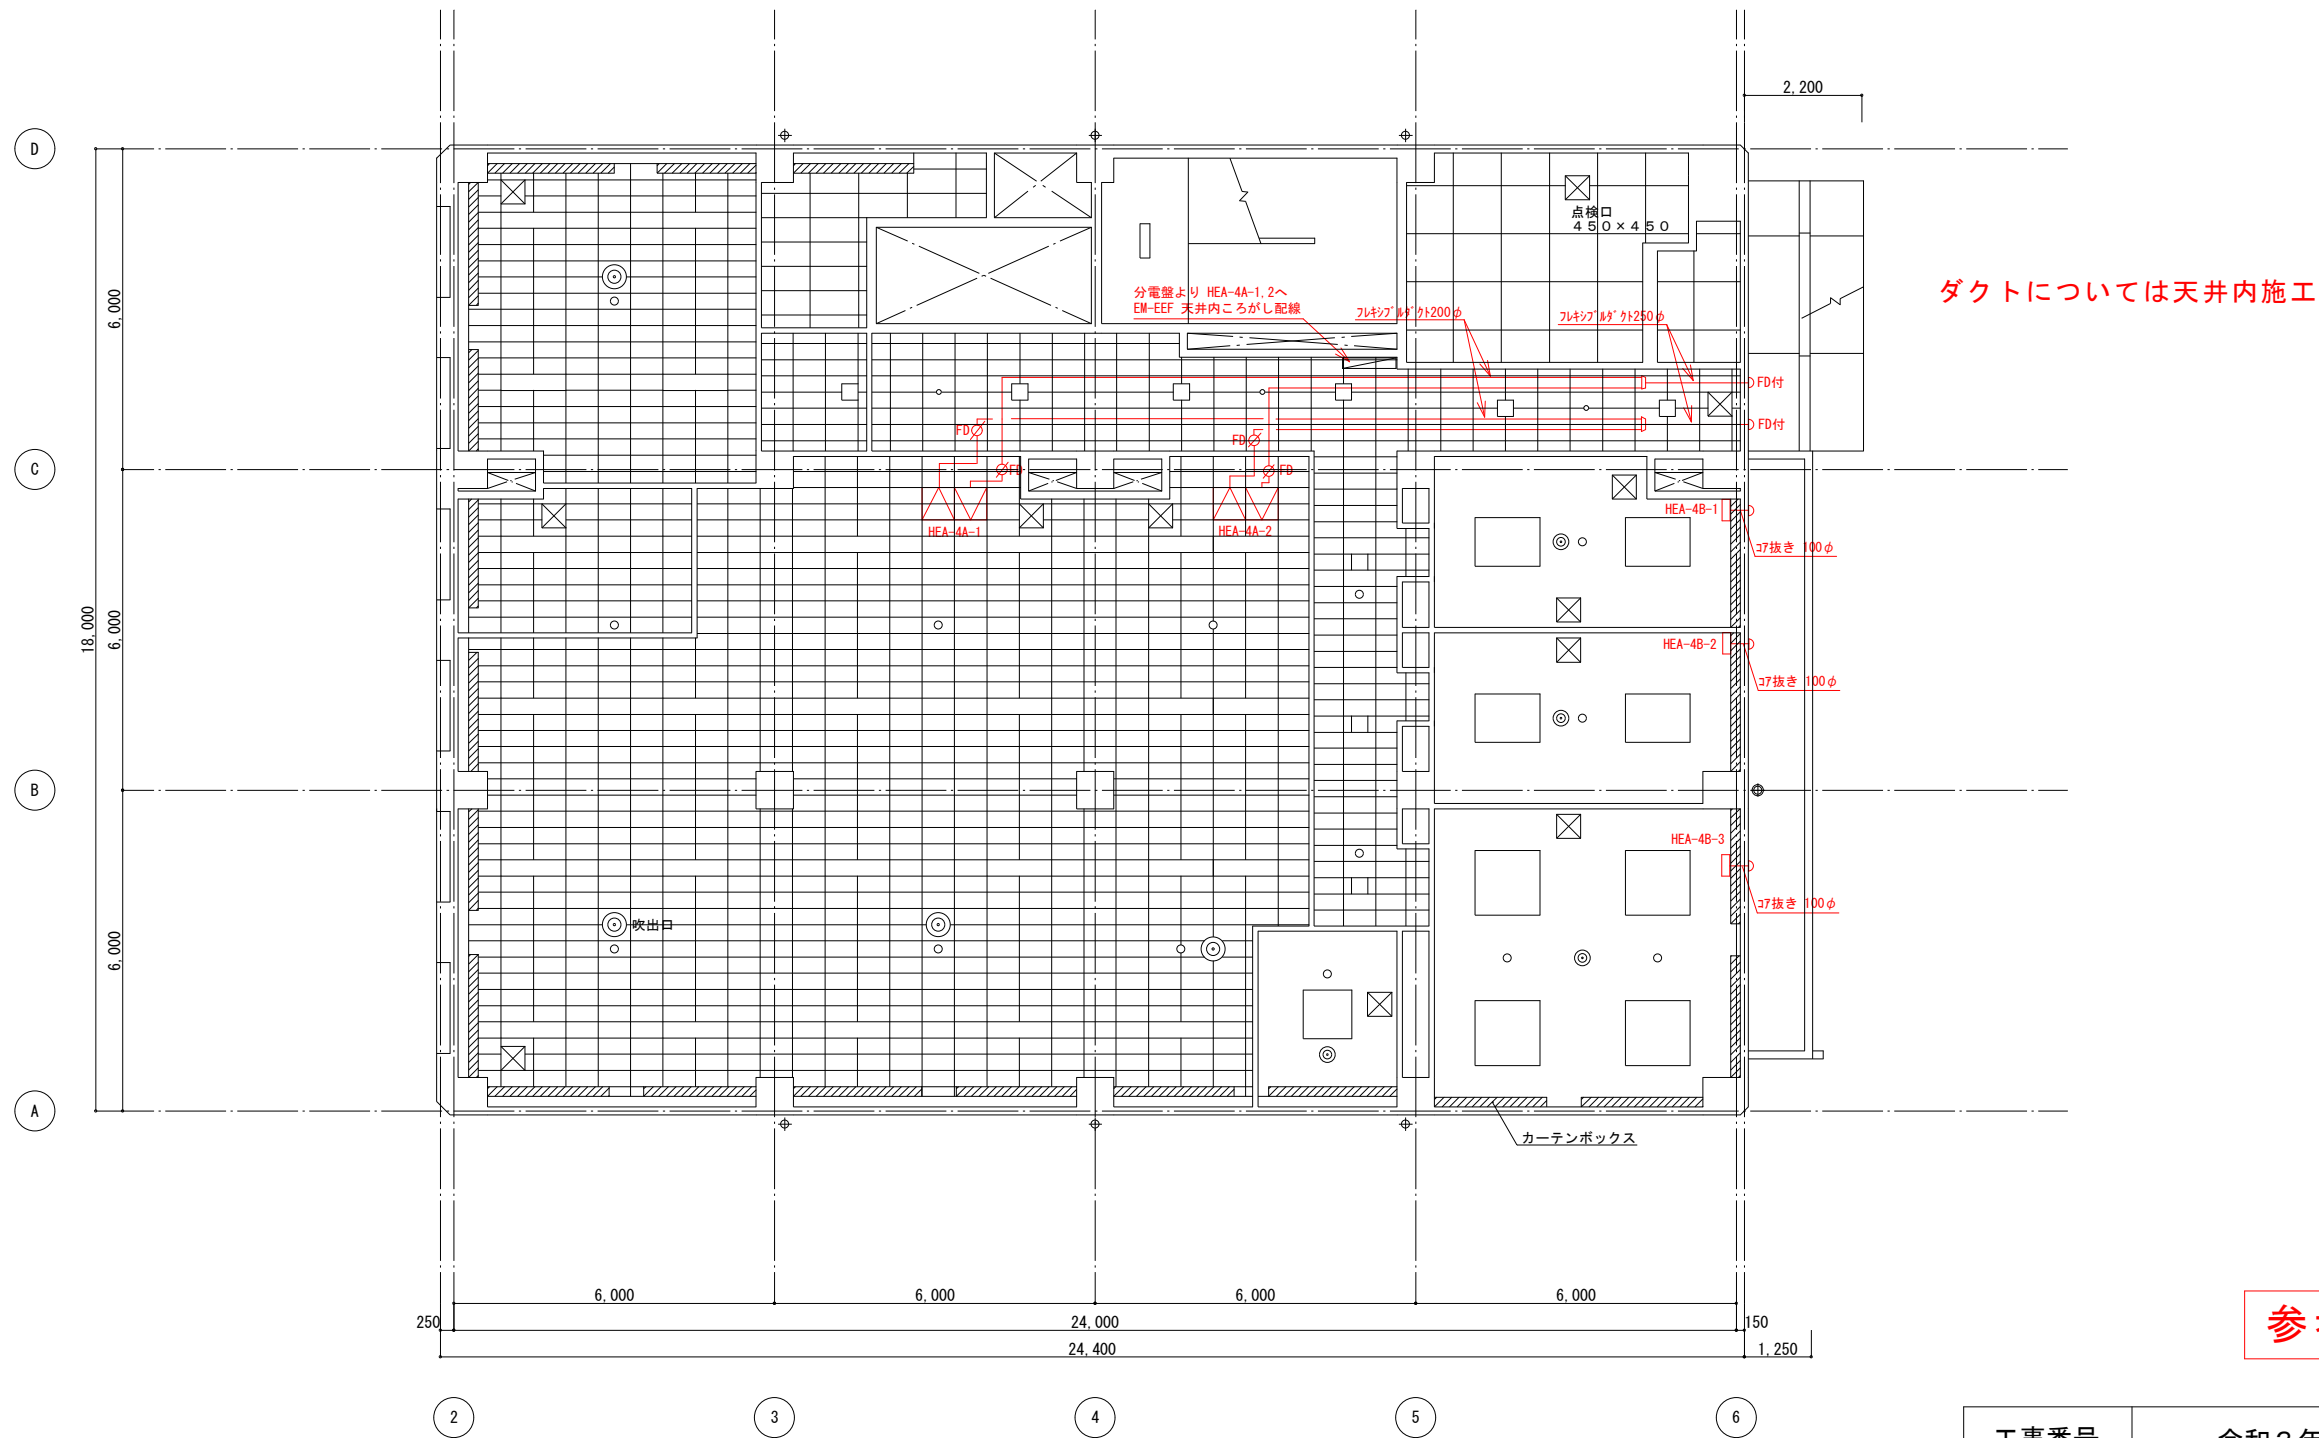

参考図

工事番号	令和3年度 仙松修第1号		
工事名	宮城県道路公社本社空調設備修繕工事		
施工場所	仙台市青葉区上杉一丁目地内		
図面名	4階全熱交換機設置図		
縮尺	S=1:100	位置	
宮城県道路公社		図番	7